


Plangrundlage

| --- | 04.09.23 | C.Unger | Bearbeitung |
|--|---------------|----------------------------------|--------------|
| --- | 29/30.08.2023 | M.Tischer | Messung |
| Index | Datum | Name | Beschreibung |
| Vermessungsbüro Dipl.-Ing Axel Hense Öffentlich bestellter Vermessungsingenieur 01099 Dresden, Radeberger Straße 30 Tel. 0351 80 72 8-0 eMail info@vermessung-hense.de | | | |
| Lage- und Höhenplan 01689 Niederau, Großenhainer Straße | | | |
| Gemarkung Ockrilla Flurstücke 48/2, 60/2, 61/2, 84 | | | |
| Lagebezug Messung: ETRS89/UTM33 DXF / DWG: lokal | | Höhenbezug DHHN2016 (NNH2016) | |
| Blatt-Nr. 1 von 1 | | Plan-Nr. TB001 | |
| Auftrag H230184 | | Maßstab 1 : 250 | |

Legende

| Katasterinformationen | Topographie | Vermessungsmarkierung | Befestigungsarten |
|---|---|---|---|
| <ul style="list-style-type: none"> Grenzpunkt abgemarkt Abmarkung ausgesetzt Grenzpunkt unvermarktet | <ul style="list-style-type: none"> Geländehöhe interpoliert Straßen- Platzablauf Holz- Beton- Stahlrohrmast Lampe am Stahlrohr- Betonmast Verkehrsschilder Ampel Schild Platten Kilometerstein Schacht rund eckig Absprengschwarze TW GAS Überflur- Unterflurhydrant Schaltzentralk Elektroverteilung | <ul style="list-style-type: none"> Flurstücknummer Flurstücksgrenze Flurstücksgrenze geplant Straße Weg Roch- Tiefbord Deckenschichtentrennung Nutzungsgrenze Hecke Freistehende Mauer Stützmauer Baumlinie Baugrenze Verkehrsfäche Gebäudefläche Baugrundstück St. Stein FSt. Feldstein MK. Konkretmarkier B. Bolzen N. Nagel Einzelgebüsch Gebüschfläche Erholungsfläche Gartentand Waldfläche Laub- Nadelbaum Abtrieb, Fällung Neupflanzung | <ul style="list-style-type: none"> BP. Betonpflaster GP. Grobfaser PL. Platten SD. Schotterdecke PI. Pflast RK. Rohr mit Kopf MZ. Maßzeichen ZS. Zaunstütze Waldfläche Laub- Nadelbaum Abtrieb, Fällung Neupflanzung BP. Betonpflaster GP. Grobfaser KL. Kleinpflaster RS. Rasengittersteine |

| | | |
|--|----------------------------|--------------------------|
| Strom MS Freileitung | Baufläche | Abwasser mit Schacht NEU |
| Strom MS Kabel (3 Einzelleiter) | Abwasser mit Schacht | Strom NS Kabel NEU |
| Strom NS Freileitung | Regenwasser mit Schacht | Trinkwasser NEU |
| Strom NS Kabel | Trinkwasser | |
| Strom NS Freileitung Fremd | Telekom Kabel unterirdisch | |
| Strom sonstige unterirdische Leitungen | Telekom Kabel oberirdisch | |
| Kabelumbauung | Rigole + Filterschacht | |
| Zufahrt | Breitband Kabel NEU | |

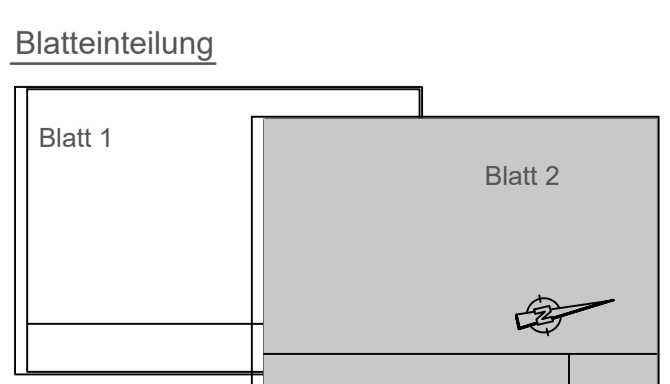

| | | | |
|--|------------------------------|---|-----------------------------|
| Index | Änderungsgrund | Datum | Name |
| Auftraggeber: | | | |
| Projekt: 01689 Niederau, Gemeinde Ockrilla B-Plan "Nahversorgung und Wohnen am Bierichtbach Ockrilla" | | IVG Grimmer Zschierener Elbstraße 11 01259 Dresden | |
| Darstellung: Lageplan | | | |
| Planungsstand: Entwurfsplanung | gezeichnet: Kotsch | geprüft: Block | Datum: 24.04.2024 |
| Anlage 2 Format / Größe: DIN A1 (841 x 594) | | Maßstab: 1 : 250 | |
| Diese Unterlage ist Eigentum des IBB - Ingenieur- und Bauplanungsbüro Block und ist urheberrechtlich geschützt. Sie darf ohne ausdrückliche Genehmigung weder vervielfältigt noch Dritten zugänglich gemacht oder für Dritte verwendet werden. Zuwiderhandlungen verpflichten zu Schadensersatz. Schutzvermerk DIN 34-1-D. | | | Blatt-Nr.: 2/2 |